



平面图

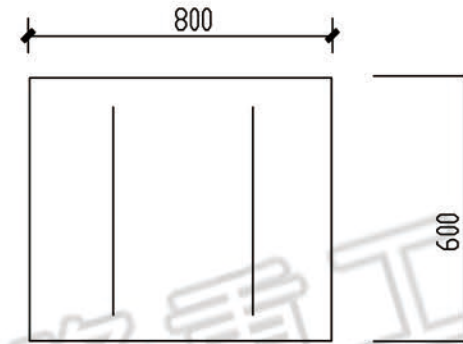


平面图

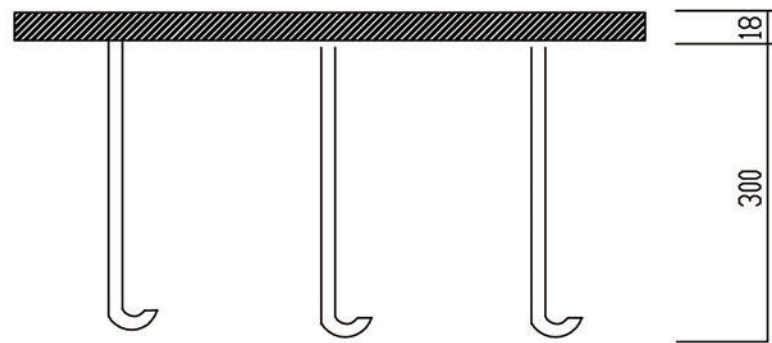

剖面

M1预埋件2件

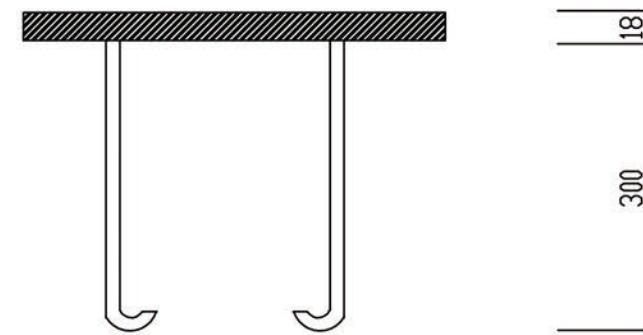

M2预埋件2件

河南德隆重工科技有限公司

审定	签字	月日	工程名称			工号	
审核			设计项目			分号	
校正			图名	8立方垃圾站基坑预埋件		图号	M1-M2
设计 绘图			设计阶段	施工图	比例	1: 100	